

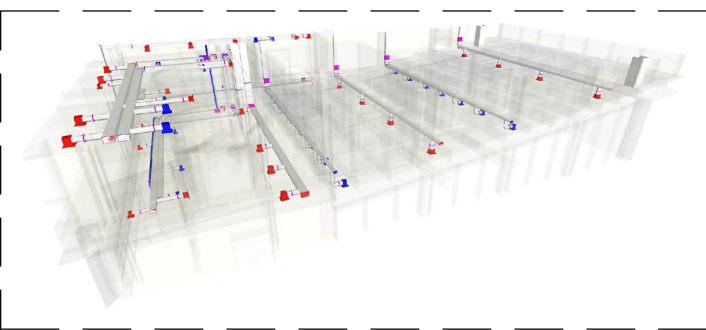
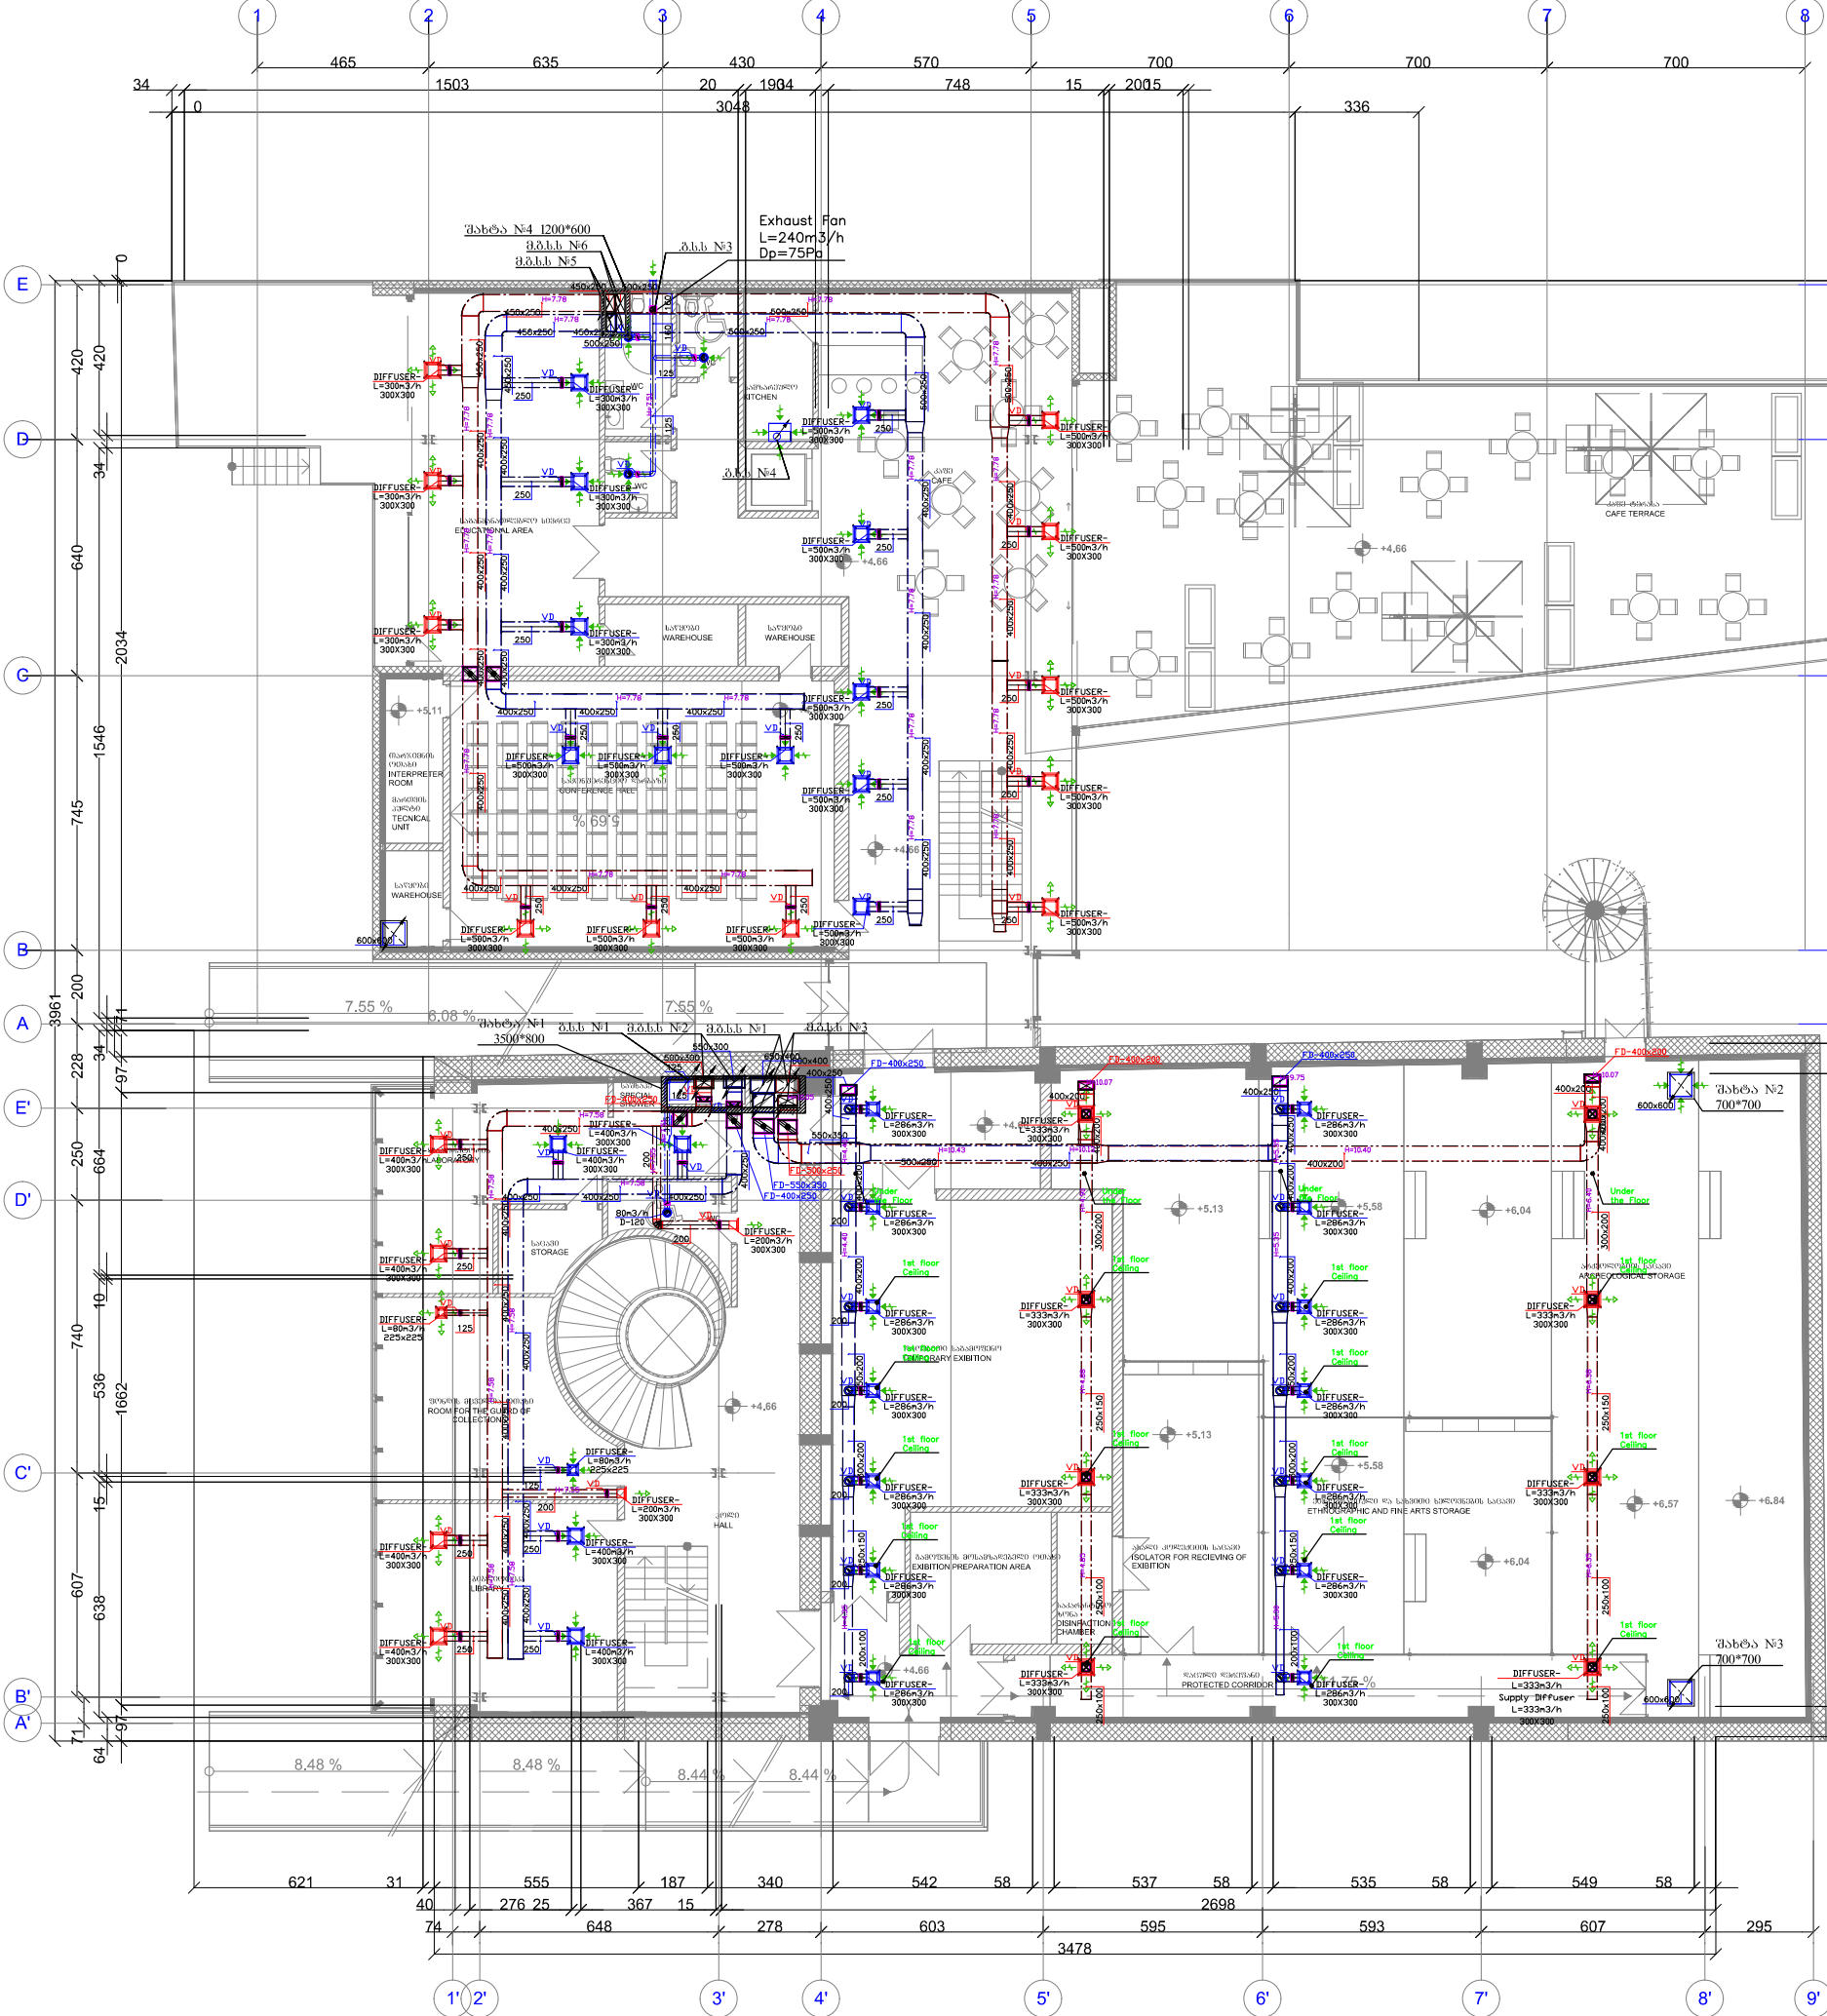
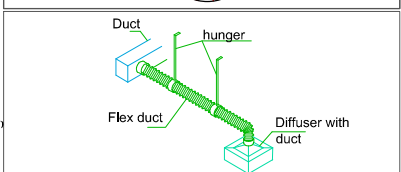


2nd Floor Plan Of Supply And Exhaust Ventilations Systems

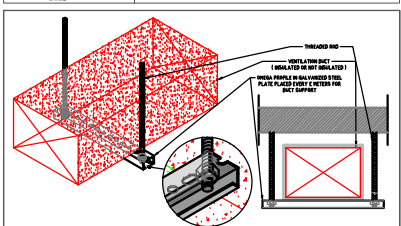

MagiCAD 3D is a raw file	Top view pr review (2D)	Product
		DIFFUSER 300x300
		DIFFUSER 225x225
		Extract Grille 200
		DIFFUSER 300x300
		Exhaust Diffuser 120
		Smoke Grille
		HOOD
		DAMPER
		DAMPER
		FIRE DAMPER
		FAN

სახანძრო უსაფრთხოების მიზნით
უნდა მოხდეს საკომუნიკაციო
ლინკების ამოკლება, რეკომენდირებულია ძვავამბო
კედელი და ორივე მხარეაან გშრალი შედუსვა

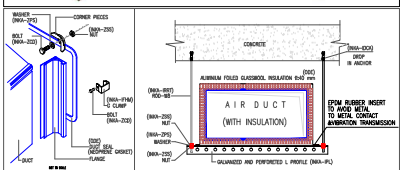


რეკონფედაცია:
სამონეტაჲო სამუშაოების დაწყებამდე
ვერტილაციის პროექტი დაიბეჭდას
A2 ფორმატზე, საჭიროების შემთხვევაში
ელექტრონულ ვერსიიდან ამოღებულ
იქნას კვანძები გაზრდილი მასშტაბით

პროექტის ხელმძღვანელი General Manager დო. არქიტექტორი Main Architect ინჟინერი Engineer	ქ.ს. ტრაპიძე K. Trapidze ჯ.ა. ჯაშვილი Z. Jashvili გ.მესტირის მფლობელი E. Mestvirishvili	 ა(ი)პ საქართველოს მემკვიდრეობა NPLE georgian Heritage	2017 Scale: 1:200
მეორე სართულის გეგმა მიოდნებითი და გაჟღავნ. სააეროდინამიკო სისტემების დატანით			2nd Floor Plan Supply And Exhaust Ventilations Systems




[illegible]

პირველი სართულის გეგმა მოდინებითი და გამწოვი სავენტილაციო სისტემების დატანით 2-2

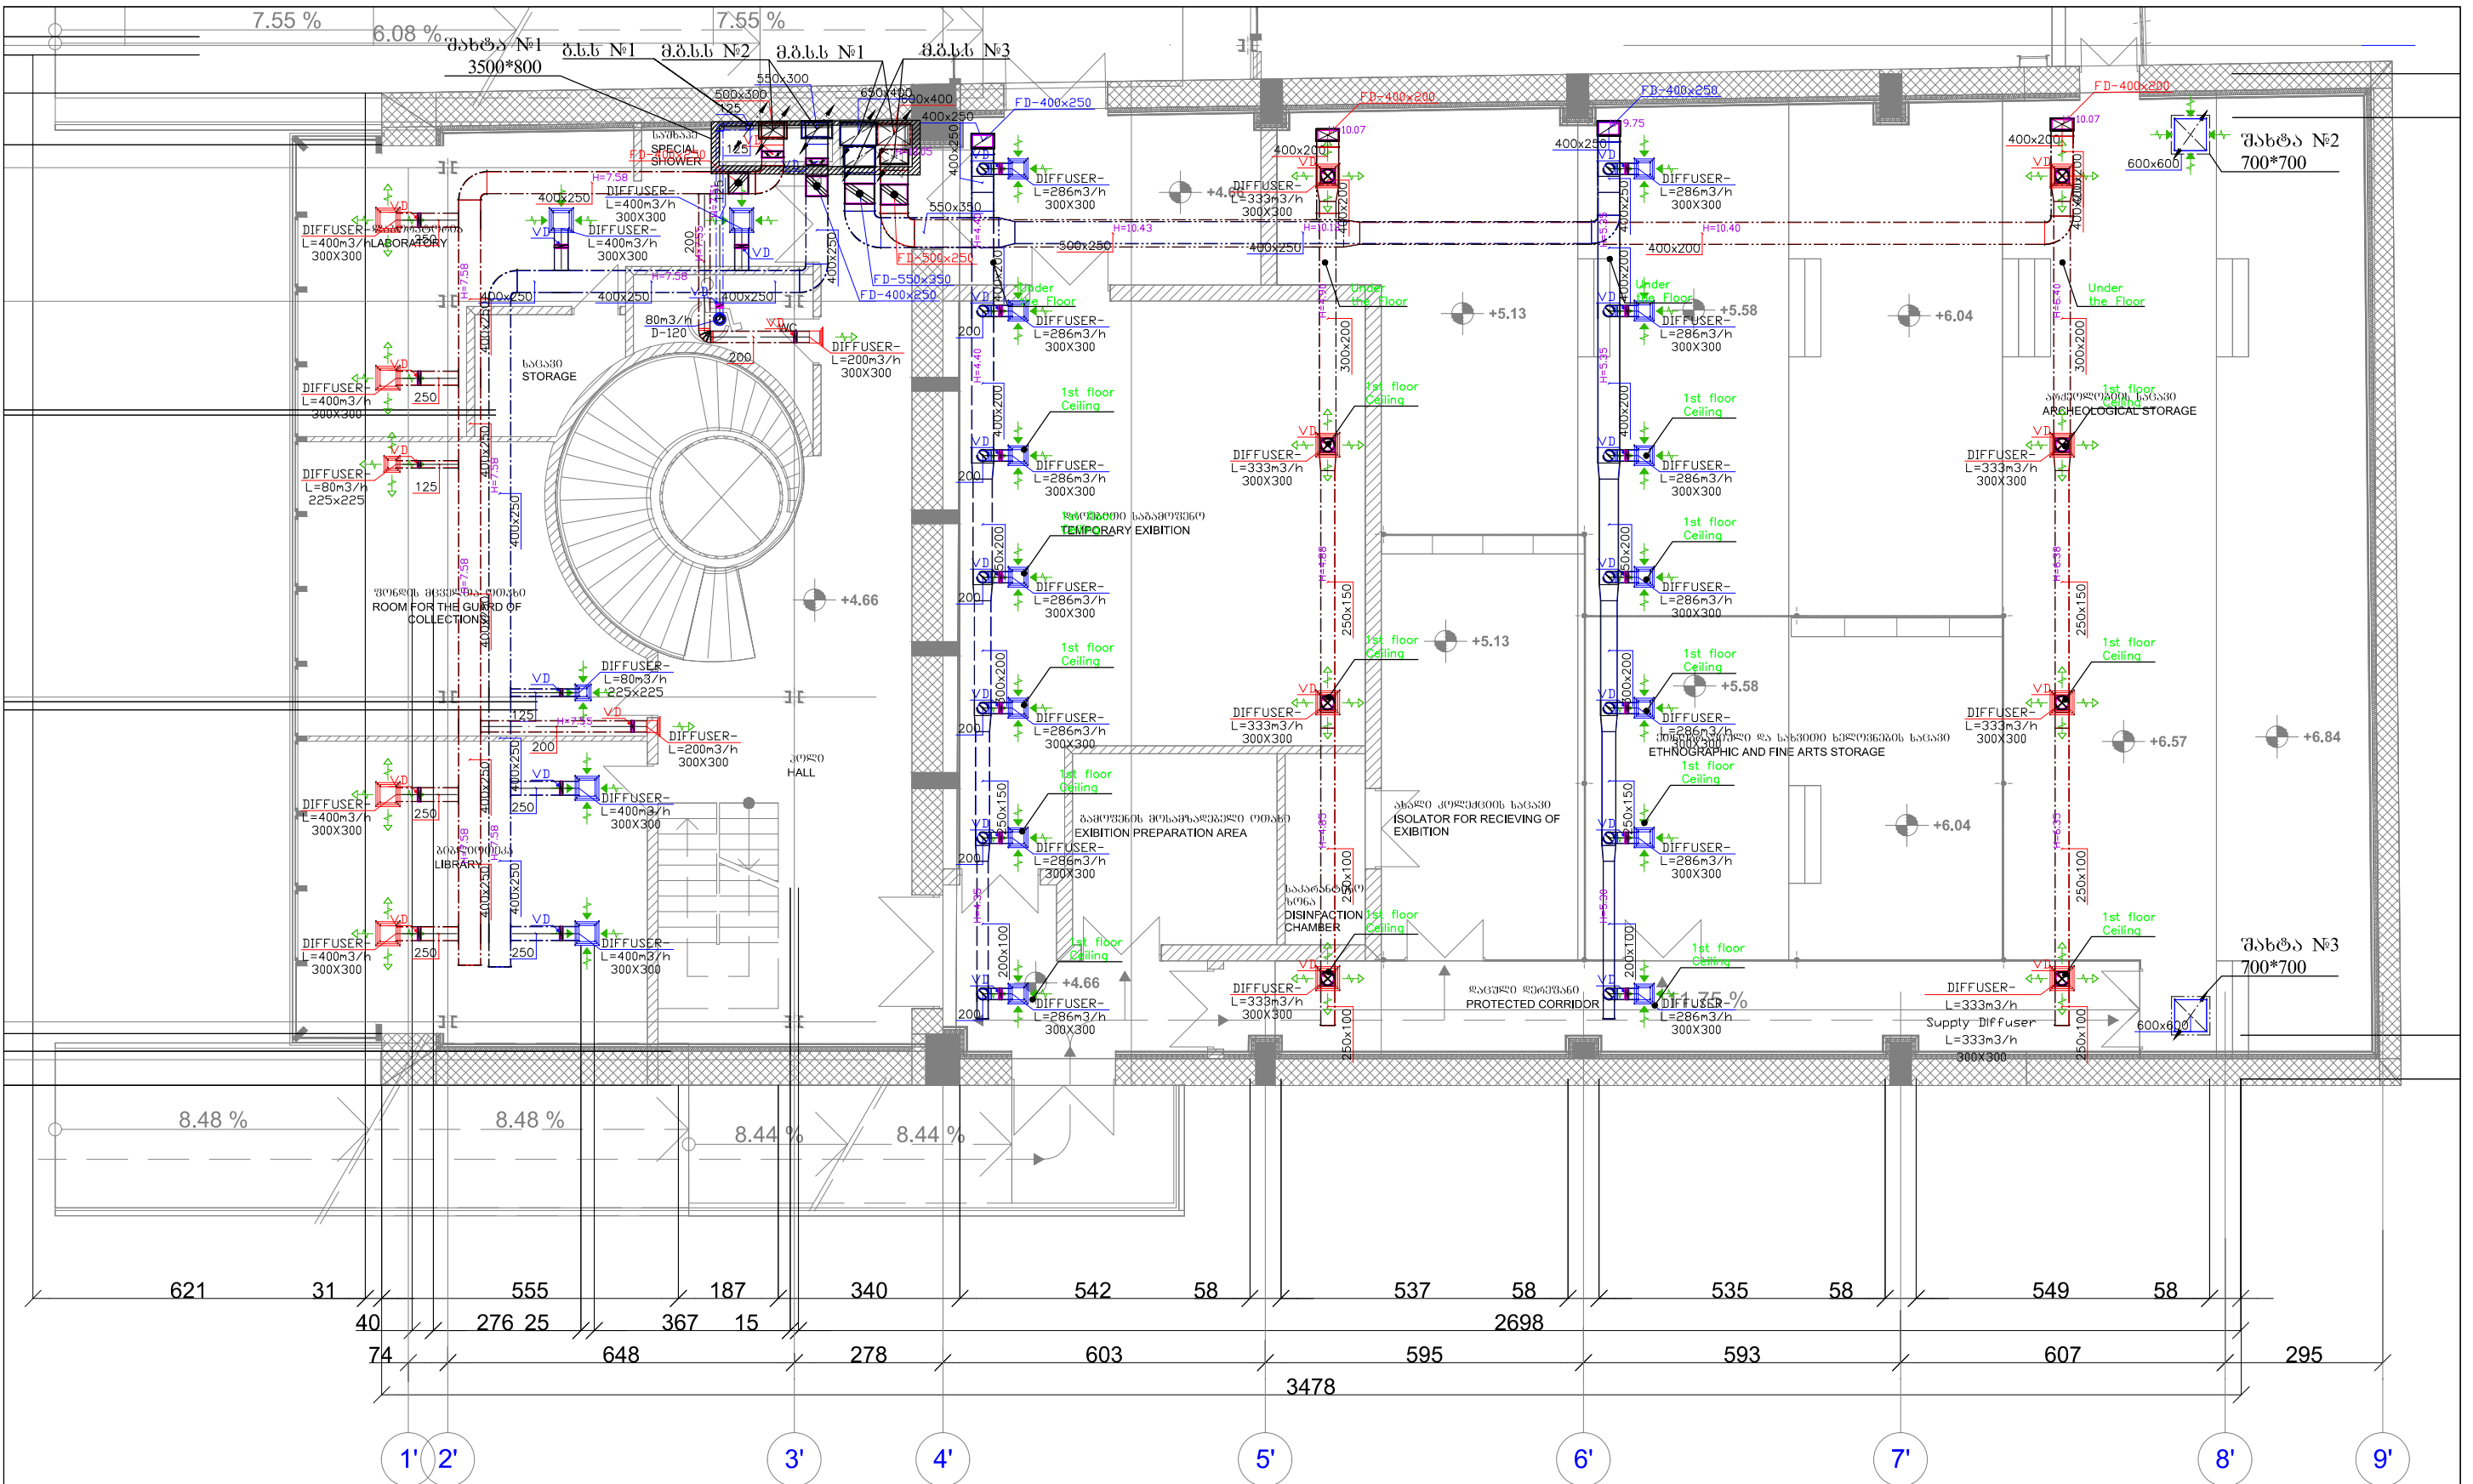


MagiCAD 3D Image, line d raw1	Top view pr view (2D)	Product	MagiCAD 3D Image, line d raw1	Top view pr view (2D)	Product
		Smoke Grille			DIFFUSER 300x300
		HOOD			DIFFUSER 225x225
		DAMPER			Extract Grille 200
		DAMPER			DIFFUSER 300x300
		FIRE DAMPER			Exhaust Diffuser 120




3rd Floor Plan Of Supply And Exhaust Ventilations Systems

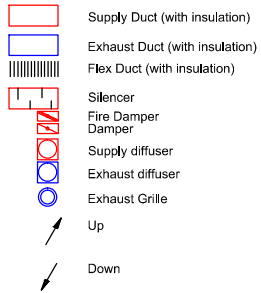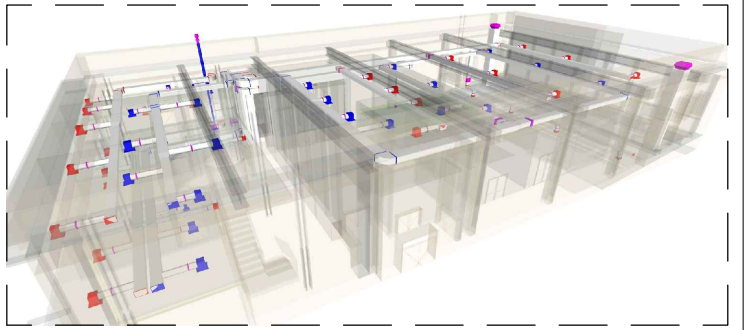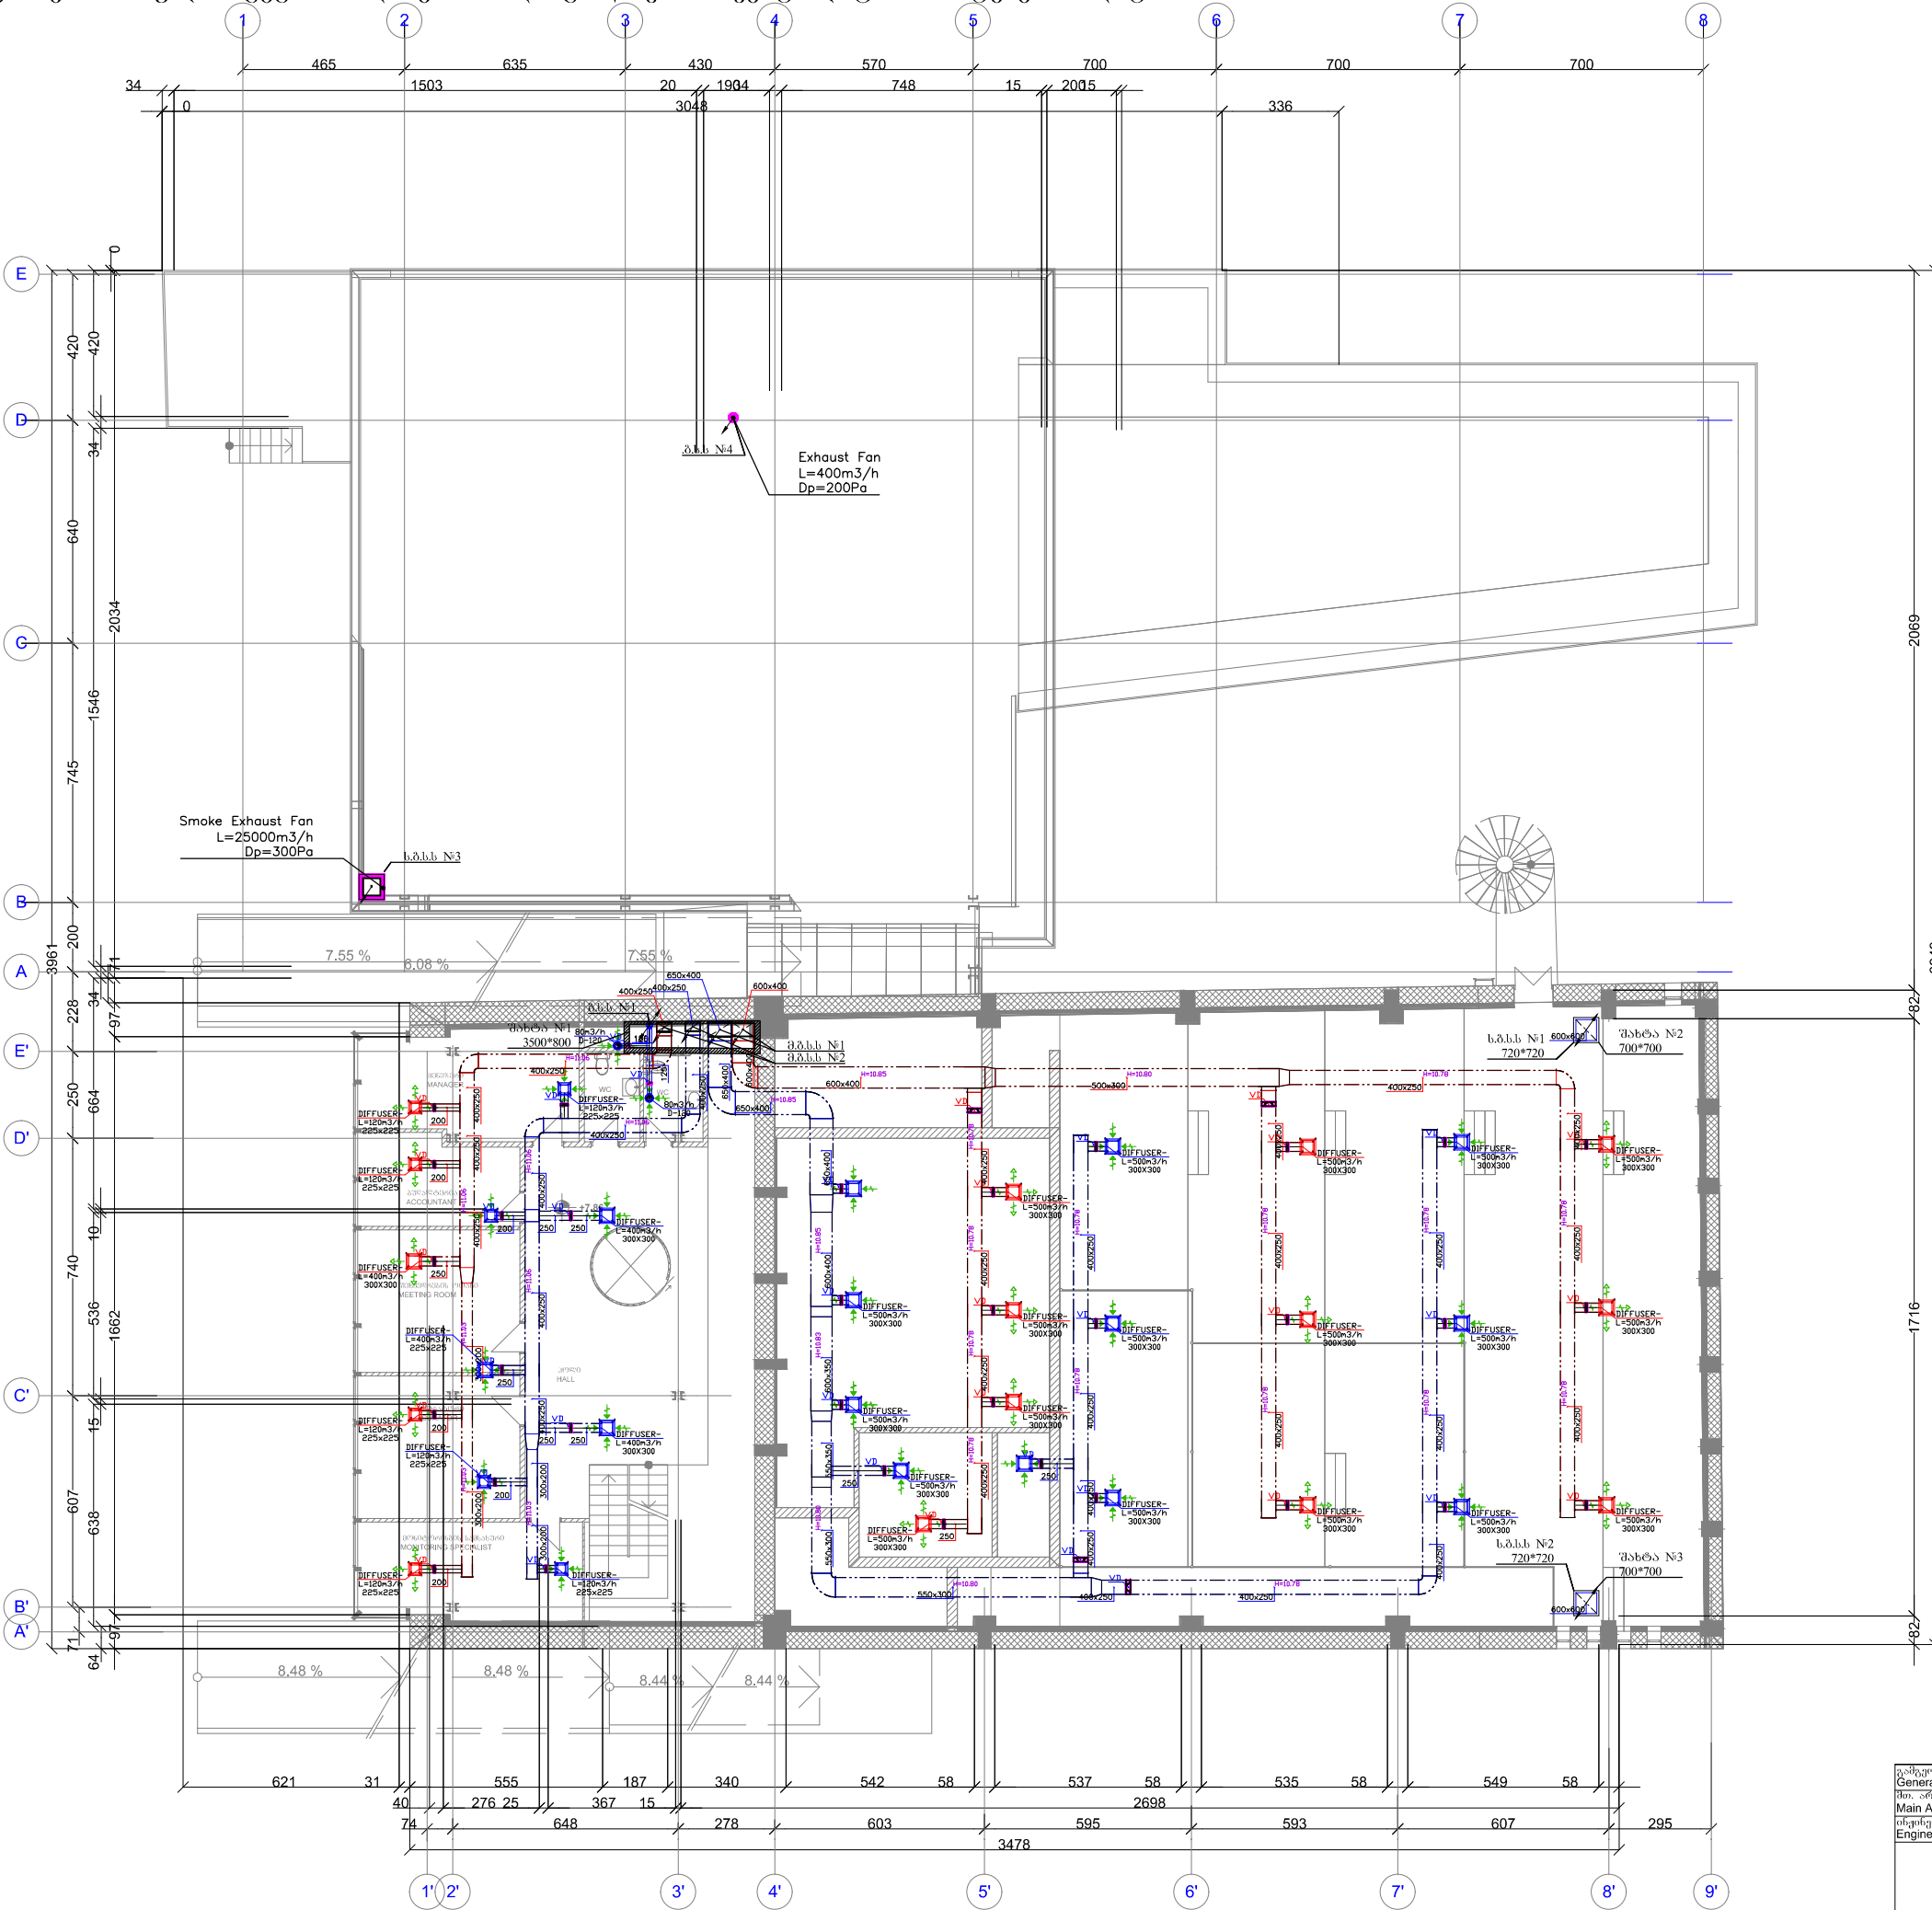

MagiCAD 3D image, line drawing	Top view preview (2D)	Product
		DIFFUSER 225x225
		DIFFUSER 300x300
		Exhaust Diffuser
		DAMPER
		Damper
		Smoke Fan

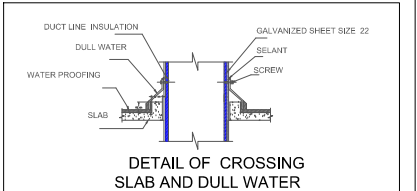

სახანძრო უსაფრთხოების მიზნით
უნდა გორდეს საკომუნიკაციო
ლიოგების ამოყვება, რეკომენდირებულია ქვაბაგვის
კედელი და ორივე მხარეაან გშრალი შეღესკა

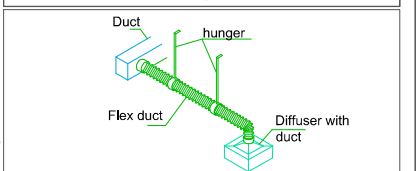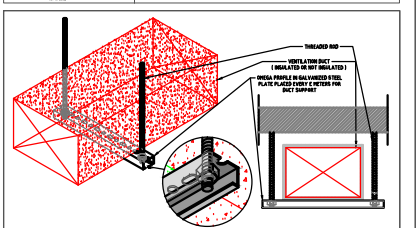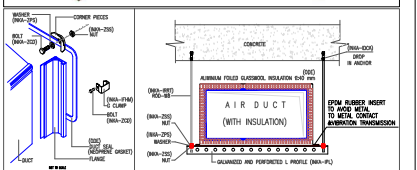

რეკონსტრუქცია:
სამონტაჟო სამუშაოების დაწყებამდე
ვენტილაციის პროექტი დაიხედეს
A2 ფორმატზე, საჭიროების შემთხვევაში
იქნას კვანძოვანი ვერსიიდან ამოღებული
ელემენტების გაზრდილი მასშტაბით



გაეროსი ჯეხმანდისელი General Manager	ქახიაძე პეტრე K.Ptrapidze		2017
პროექტორი Main Architect	ჯაფარიძე ირაკლი Z.iashvili		Scale: 1:200
ინჟინერი Engineer	გურამიშვილი მუხომედო E.Mestvirishvili		
მესამე სართულის გვერდი მიდინებით და გაწვრივ საანტიდაცობო სისტემების დატანა			3rd Floor Plan Supply And Exhaust Ventilations Systems

Architectural floor plan showing a ventilation system layout. The plan includes rooms such as MANAGER, ACCOUNTANT, MEETING ROOM, HALL, WC, and MONITORING SPECIALIST. The ventilation system is detailed with ducts, diffusers, and outdoor air intake units (VAB).


Key components and labels:

- Rooms and Areas:** MANAGER, ACCOUNTANT, MEETING ROOM, HALL, WC, MONITORING SPECIALIST.
- Diffusers:** Labeled with flow rate and size, e.g., DIFFUSER L=120m³/h 225x225, DIFFUSER L=500m³/h 300x300.
- Outdoor Air Intake Units (VAB):** VAB №1, VAB №2, VAB №3.
- Dimensions and Slopes:** 8.48 %, 8.44 %, 621, 31, 555, 187, 340, 542, 58, 537, 58, 535, 58, 549, 58, 295, 3478, 595, 593, 607.
- Grid Lines:** 1', 2', 3', 4', 5', 6', 7', 8', 9'.




სარდაფის გეგმა მოდინებითი და გამწოვი სავენტილაციო სისტემების დატანით

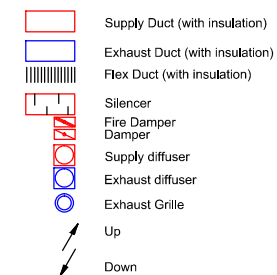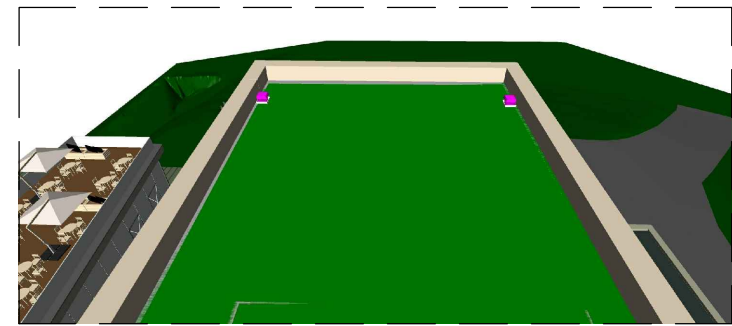

3D line drawing	Top view preview (2D)	Product
		Exhaust Fan
		Smoke Exhaust Fan

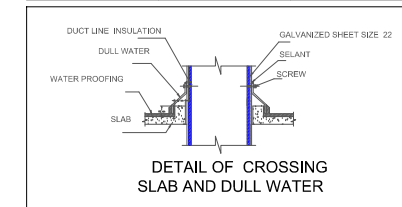

სახანძრო უსაფრთხოების მიზნით
უნდა მოხდეს საკომუნიკაციო
ლინგვების ამოყვანა, რეკომენდებულია ძვებაგბის
კედელი და ორივე მხარედან გზადი შეღწევა

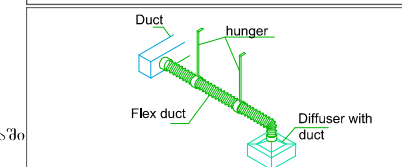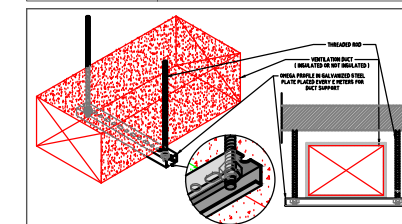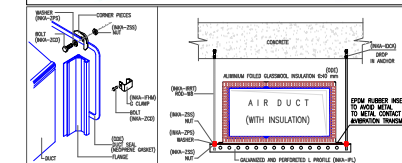

რეკონფიგურაცია:
სამონტაჟო სამუშაოების დაწყებამდე
ვენტილაციის პროექტი დაიბეჭდა A2
ფორმატზე, საჭიროების შემთხვევაში
ელექტრონულ ვერსიანად ამოღებული
იქნას კვანძები გაზრდილი მასშტაბით

განკვეთის ხელმძღვანელი General Manager	კახა ცრაიძე Kakha Tsraizidze	 ა(ა)იპ საქართველოს მემკვიდრეობა NPLe georgian Heritage	2017
პროექტის ხელმძღვანელი Main Architect	ზაქარია ჯიშვილი Zashvili		Scale 1:200
ინჟინერი Engineer	ემესტრისკური შიშელაძე E.Mestirishvili	ახალი მუზეუმი მცხეთაში Museum Of Mtskheta	

სახურავის გეგმა
მიდინებები და გამწვანო სავენტილაციო
სისტემების დეტალი

Roof Plan
Supply And Exhaust Ventilations
Systems

A3


105

ტექნიკურიოთახის გეგმა სავენტილაციო
სისტემების დატანით

განაგებობის ხელმძღვანელი General Manager	კახა ტრაპაიძე K.Trapaidze		ა(ა)პ საქართველოს მემკვიდრეობა NPLE georgian Heritage	2017
მთ. არქიტექტორი Main Architect	ზაზა იაშვილი Z.Iashvili			Scale: 1:200
ინჟინერი Engineer	ემესხტერისშვილი E.Mesivishvili		ახალი მუზეუმი მცხეთაში Museum Of Mtskheta	
ტექნიკური ოთახის გეგმა სავანტილაციო სისტემების დატანიით			Technical Room Of Supply And Exhaust Ventilation Systems	A3 106

#1 Axnometric View Of Supply And Exhaust Ventilation Systems




№1 მოდინებითი და გამწოვი სავენტილაციო სისტემების აქსონომეტრიული სქემა

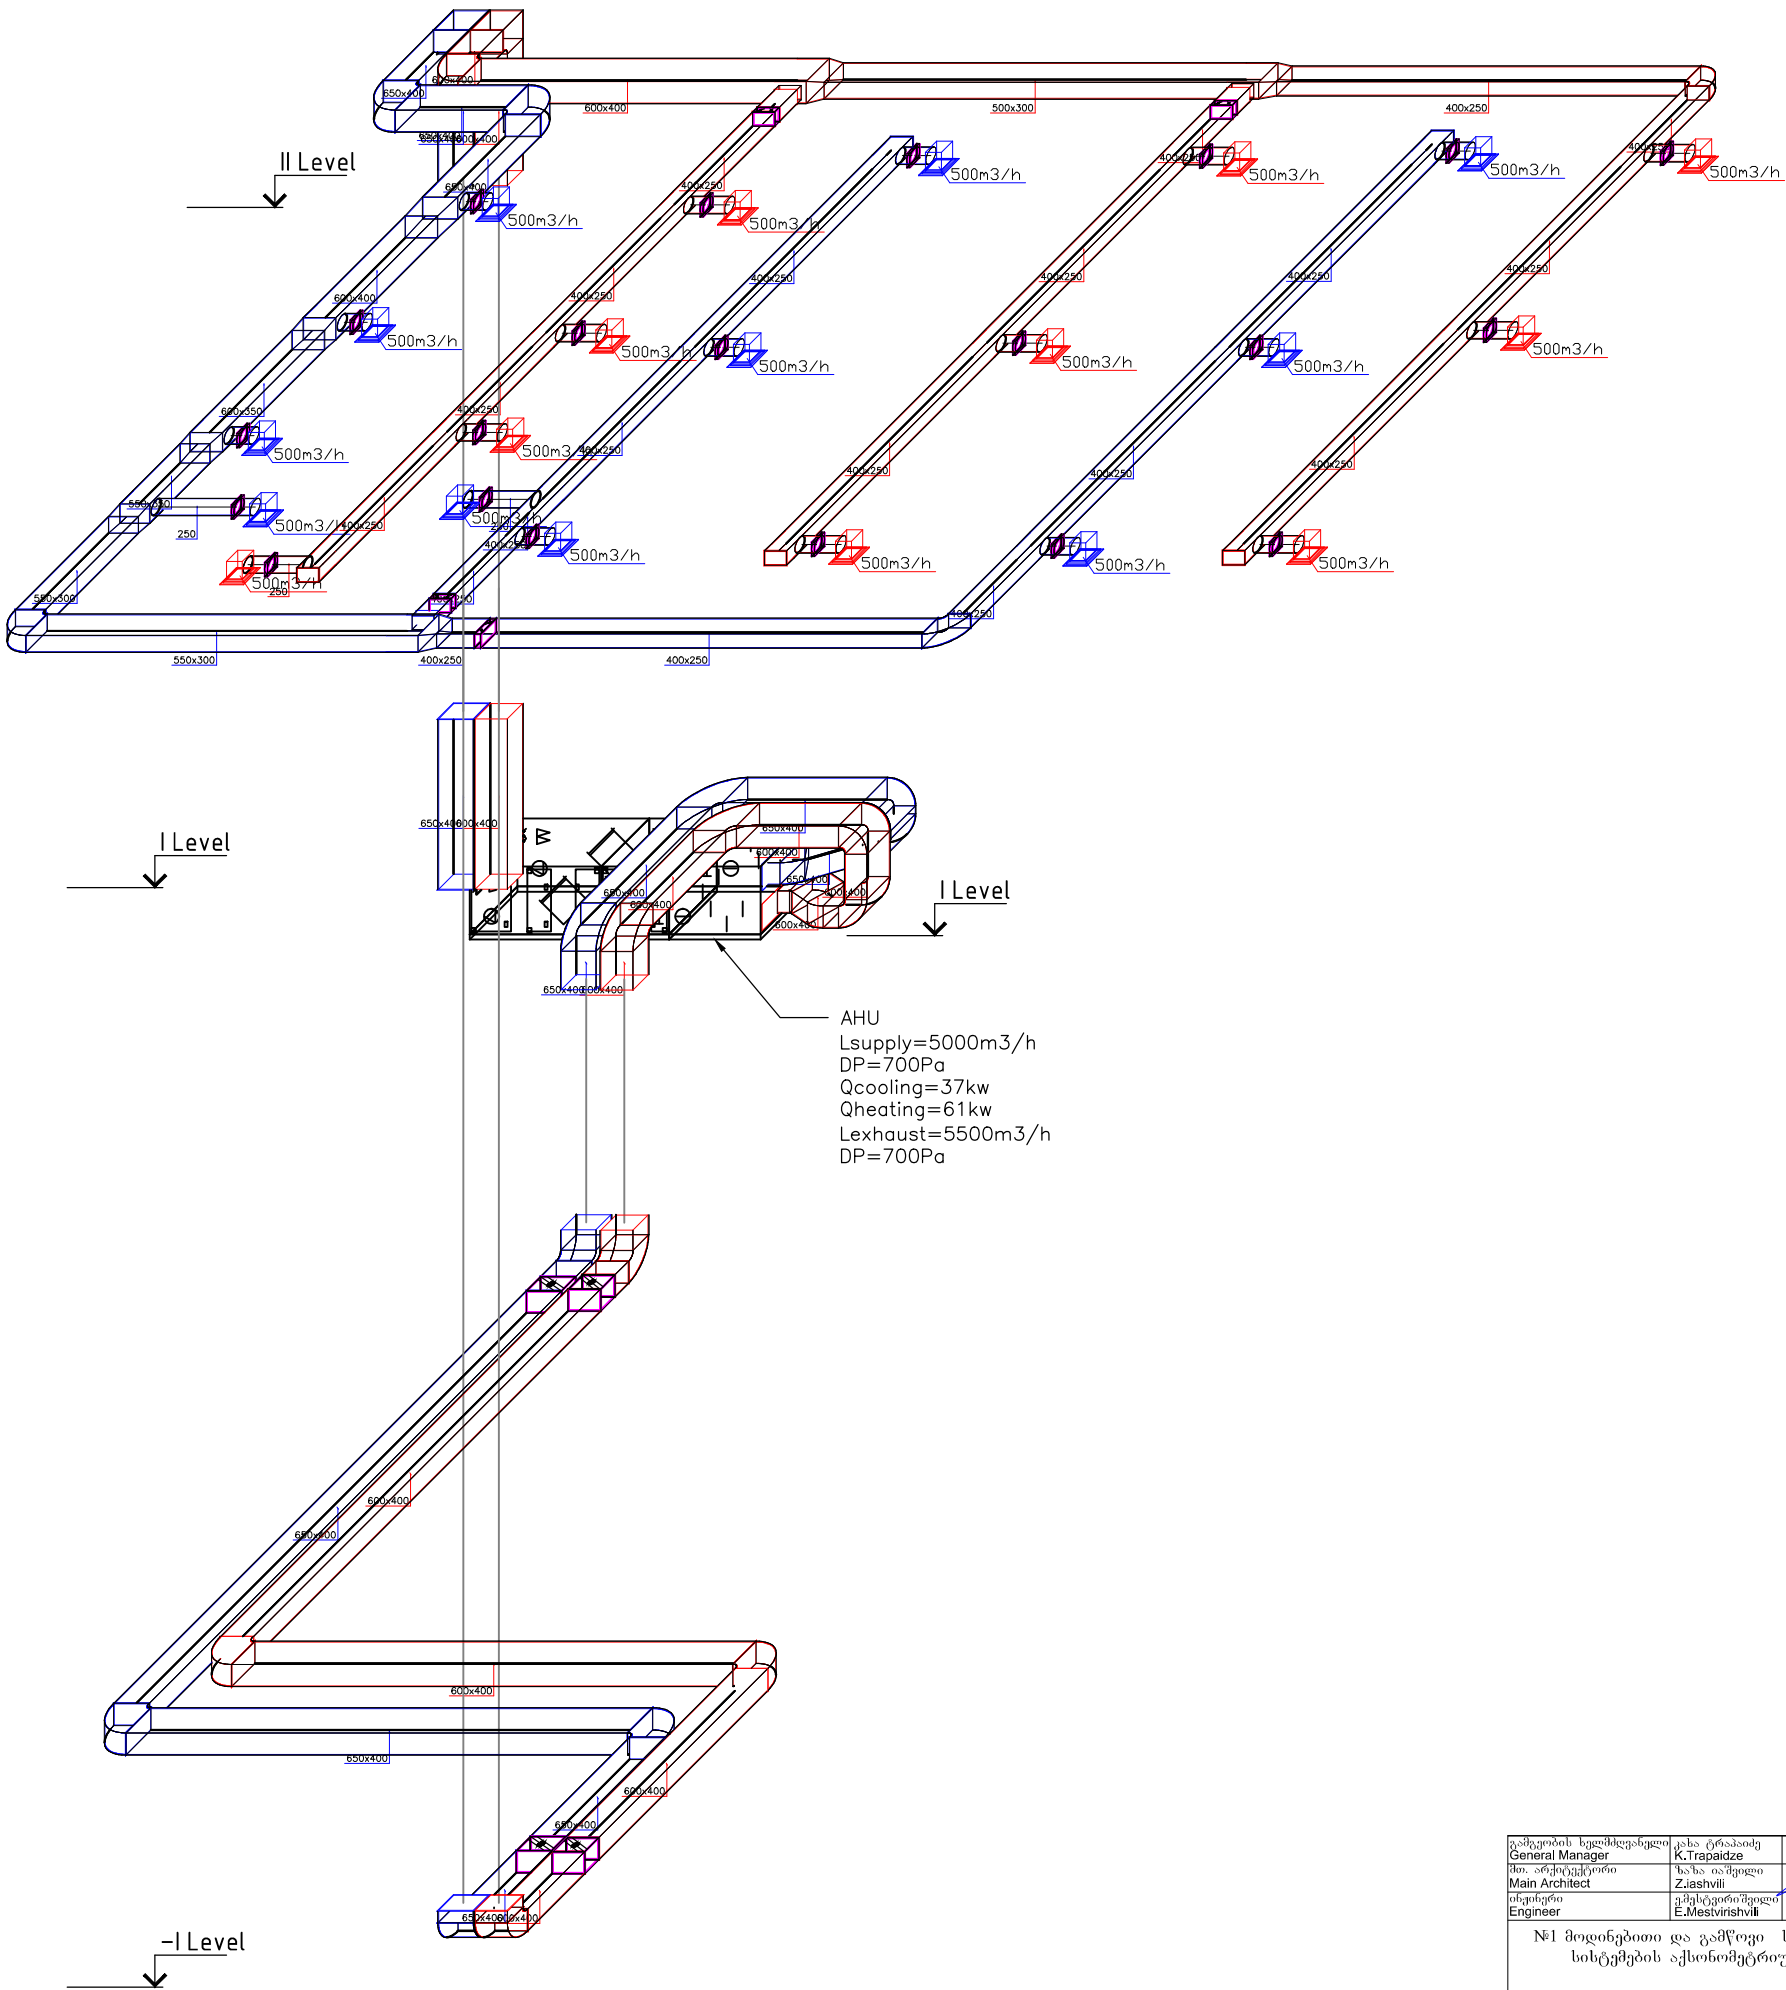

- Supply Duct (with insulation)
- Exhaust Duct (with insulation)
- Flex Duct (with insulation)
- Silencer
- Fire Damper
- Damper
- Supply diffuser
- Exhaust diffuser
- Exhaust Grille
- Up
- Down

MagiCAD 3D image, line of raw	Top view picture (2D)	Product name
		DIFFUSER 300x300
		DIFFUSER 225x225
		Extract Grille 200
		DIFFUSER 300x300
		Exhaust Diffuser 120
		Smoke Grille
		HOOD
		DAMPER
		DAMPER
		FIRE DAMPER
		FAN

სახანძრო შესაფრთხილებელი მოწყობის
უნაღიდეგო მოხერხებულობა
ლიბრების ამოწმება, რეგულირება, კაპაზიტის
კეპლი და ორივე მხარეს მონტაჟი უნდა

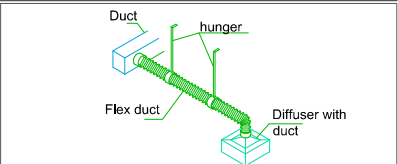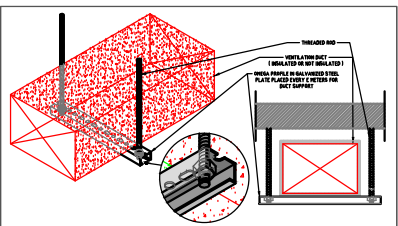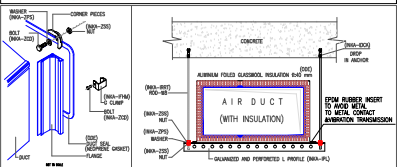

პროექტის ხელმძღვანელი General Manager	კახა ტრაპაიძე K.Trapaidze			ა(ა)იპ საქართველოს მემკვიდრეობა NPLE georgian Heritage	2017
მთავარი არქიტექტორი Main Architect	ზაზა იაშვილი Z.iashvili			სახლი მუზეუმი მცხეთაში Museum Of Mtskheta	Scale: 1:200
ინჟინერი Engineer	გიორგი მესტირია G.Mestviriya				