


Kidnegard Kitchen Ventilation
ბაბა-ბაღის სამზარეულოს ვენტილაცია


პირველი სართულის გეგმა (სამზარეულოს ვენტილაცია)

First Floor Plan (Kitchen Ventilation)

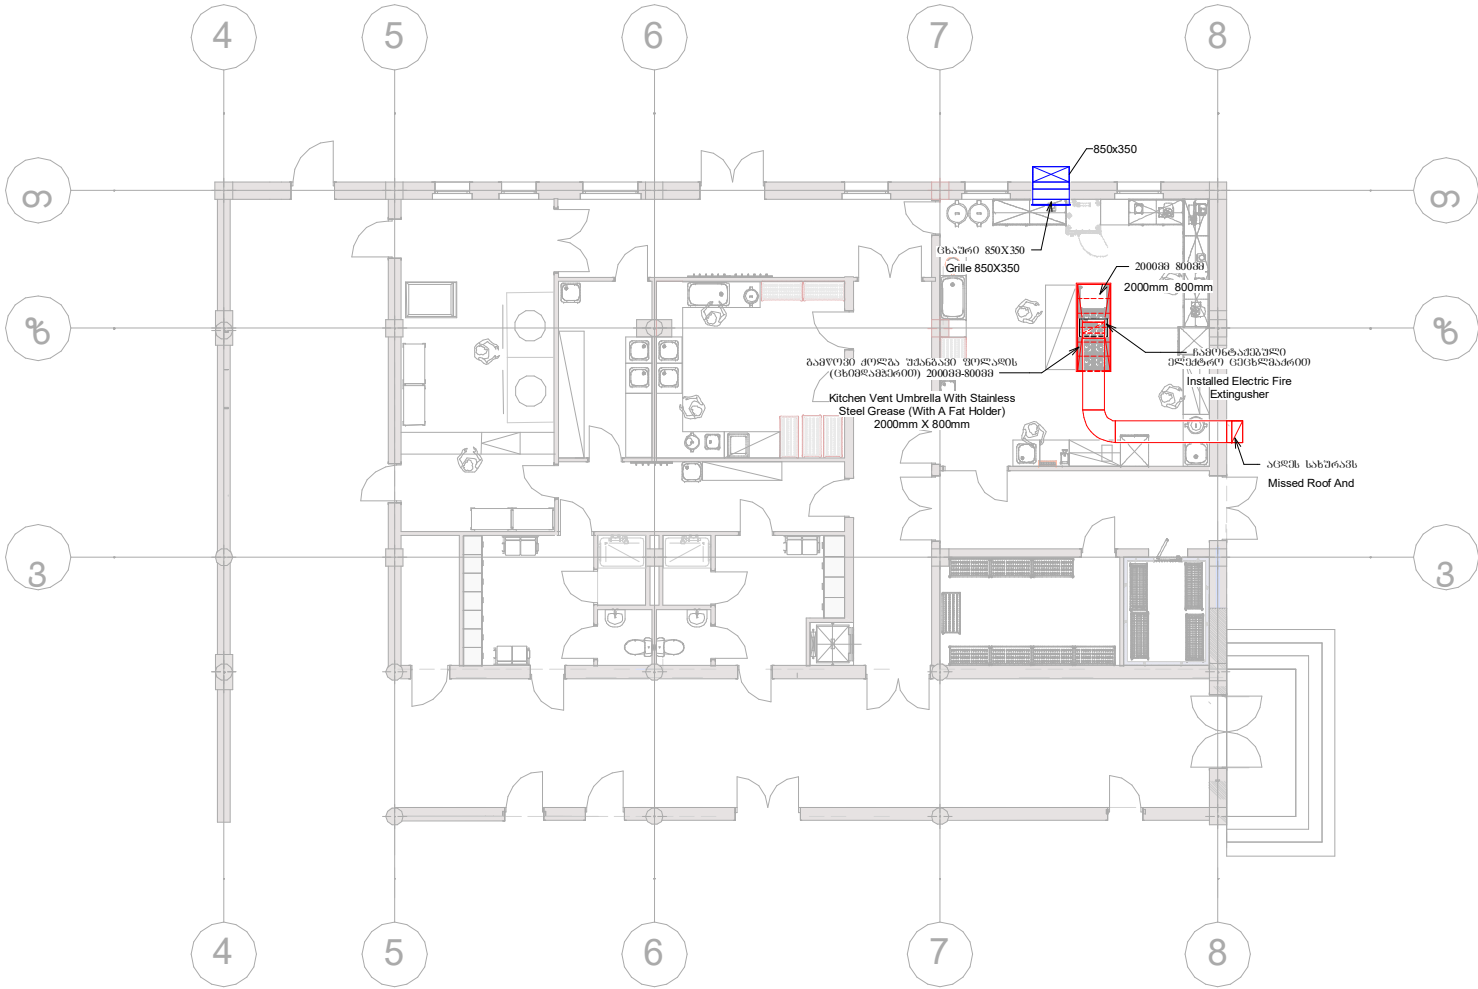

სახურავის სართულის გეგმა (სამზარეულოს ვენტილაცია)

Roof Floor Plan (Kitchen Ventilation)

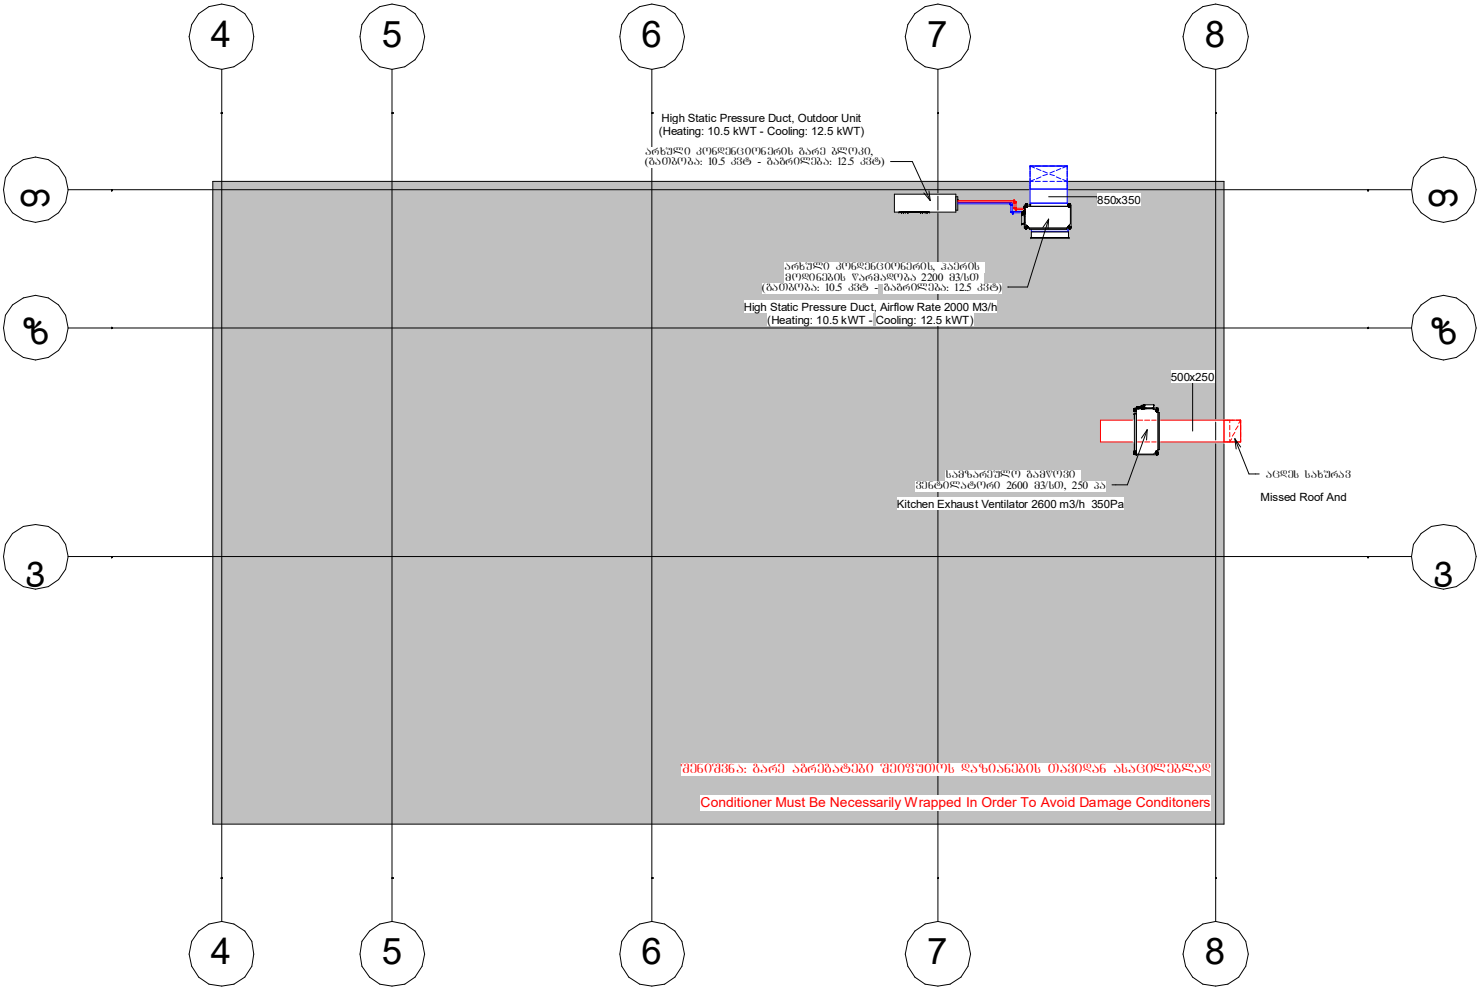

High Static Pressure Duct, Airflow Rate 2000 M3/h
(Heating: 10.5 kWt - Cooling: 12.5 kWt)
არხული კონდენციონერის, კანონის
მომდინებების წარმართვა 2200 მ3/სთ
(გაბიგობა: 10.5 კვტ - გაბრიგობა: 12.5 კვტ)

High Static Pressure Duct, Outdoor Unit
(Heating: 10.5 kWt - Cooling: 12.5 kWt)
არხული კონდენციონერის გარე ბლოკი,
(გაბიგობა: 10.5 კვტ - გაბრიგობა: 12.5 კვტ)

არხის სახურავს ღა
გაუკვირებს ჟუღი
Missed Roof

Grille 850X350
გხაჟრი 850X350

სამზარეულო გაფუტვი
ვენტილატორი 2600 მ3/სთ, 350 პა
Kitchen Exhaust Ventilator 2600 m3/h 350Pa

ჩამონტაჟებული ელექტრო
გეგზგაქროი
Installed Electric Fire Extinguisher

გამფუტვი კოლგა უსანგავი ფოლადის
(გხიმღამერიი) 2000მმ-800მმ
Kitchen Vent Umbrella With Stainless Steel
Grease (With A Fat Holder)
2000mm X 800mm

Kitchen Exhaust Ventilator 2600 m3/h 350Pa
სამზარეულო გაფუტვი
ვენტილატორი 2600 მ3/სთ, 350 პა

ჩამონტაჟებული ელექტრო
გეგზგაქროი
Installed Electric Fire Extinguisher

გამფუტვი კოლგა უსანგავი ფოლადის
(გხიმღამერიი) 2000მმ-800მმ
Kitchen Vent Umbrella With Stainless Steel Grease
(With A Fat Holder)
2000mm X 800mm

Employer:

MDF
MUNICIPAL DEVELOPMENT
FUND OF GEORGIA

Consultant:

INDUSTRIA

Director Of Company: Valerian Kevlishvili
Signature:

Architect Designer/
CAD specialist:
Signature:

Approved By: Lasha Lortkipanidze
Signature:

Drawing Title: Kidnegard Kitchen Ventilation
Date: 05/28/2019
Drawing Title: 1

პროექტის დასახელება:
ბაბა-ბაღის სამზარეულოს ვენტილაციის პროექტი
Title of the project: Kindergarten Kitchen Ventilation Project

Scale: 1:100
DWG NO: VT - 2
Code: