
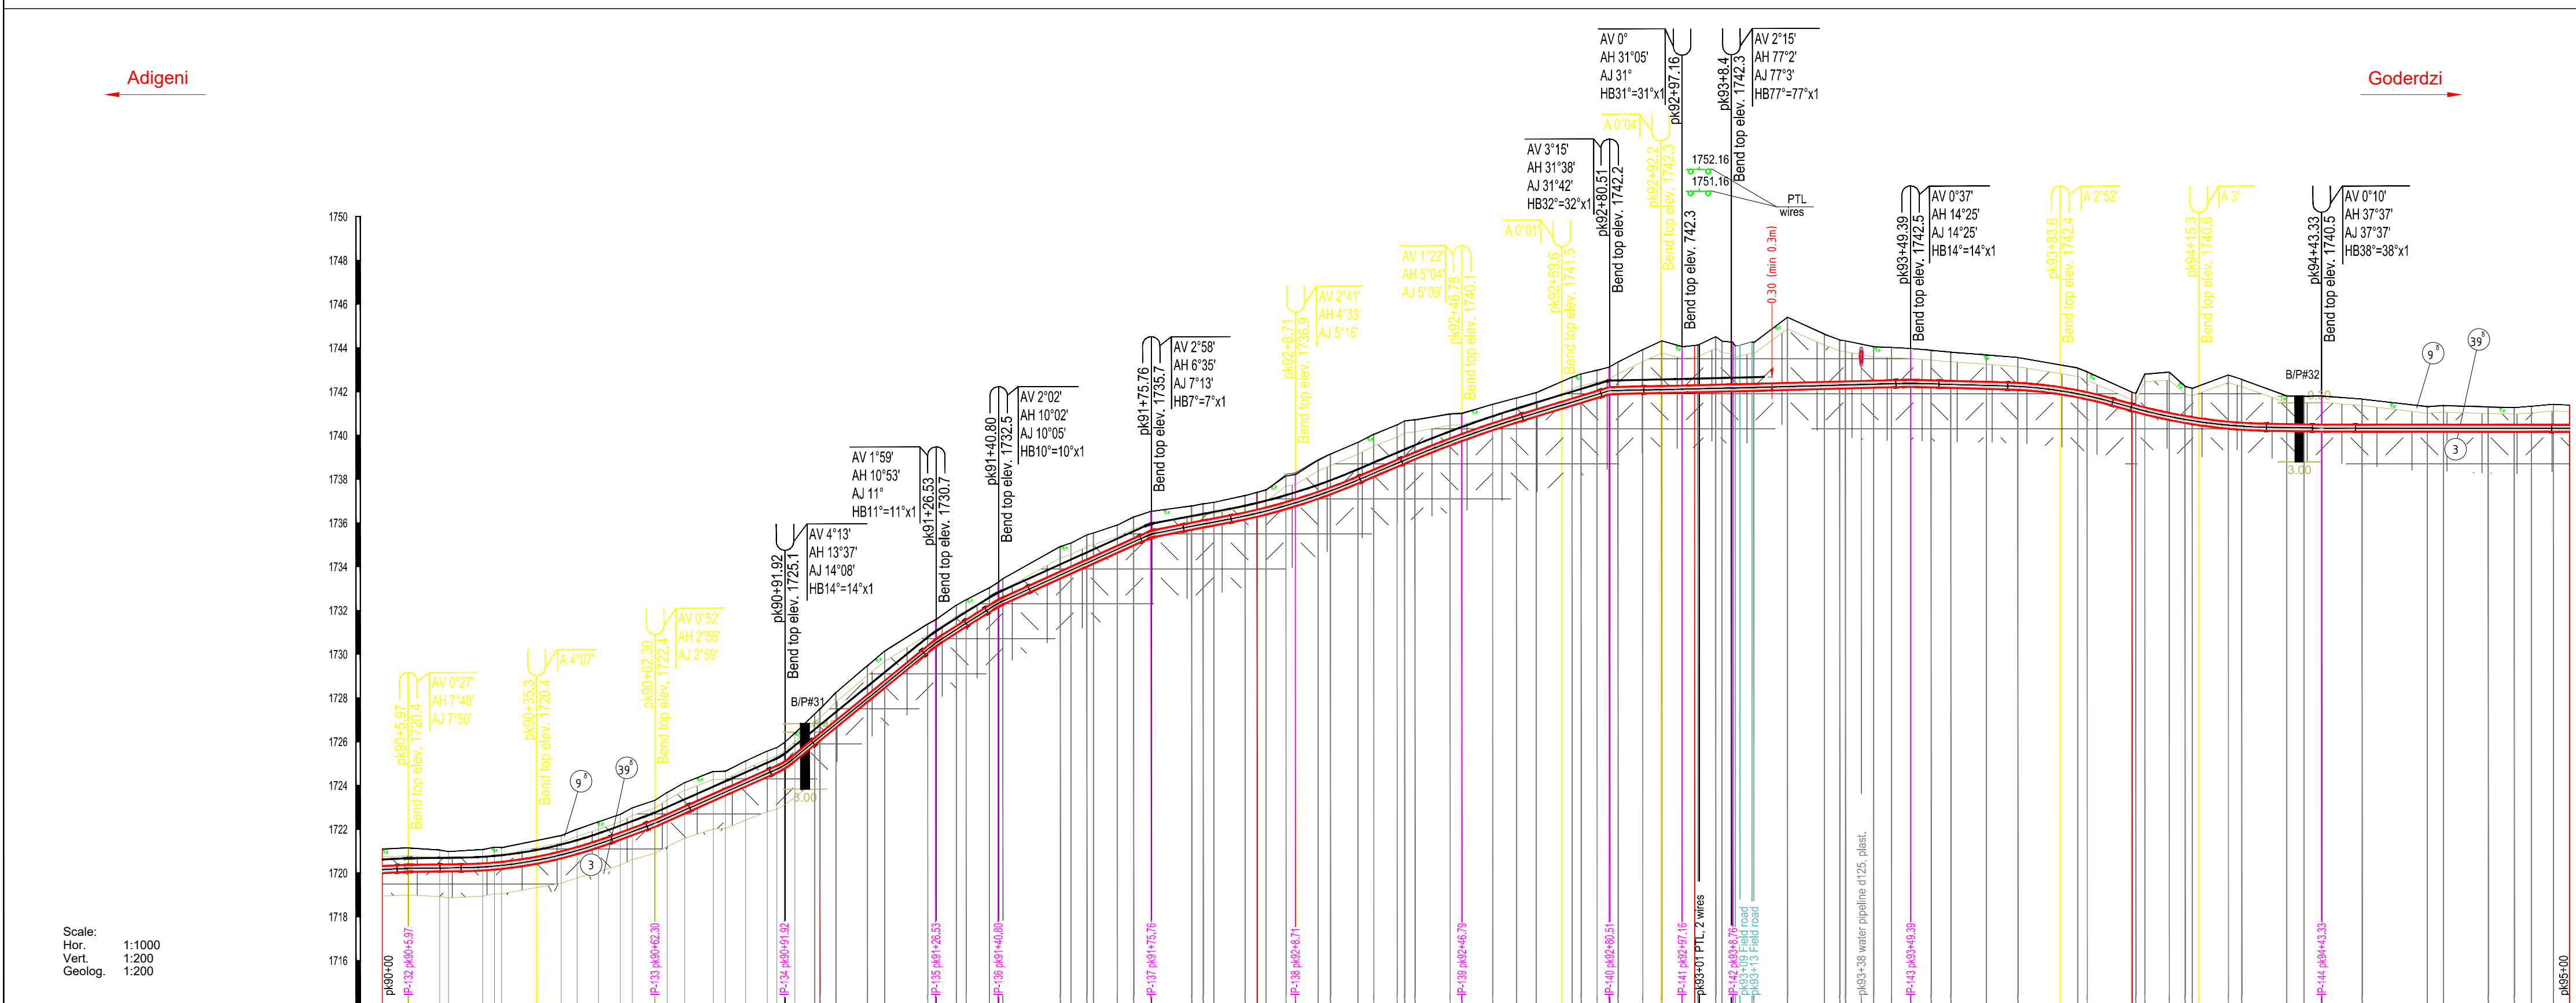


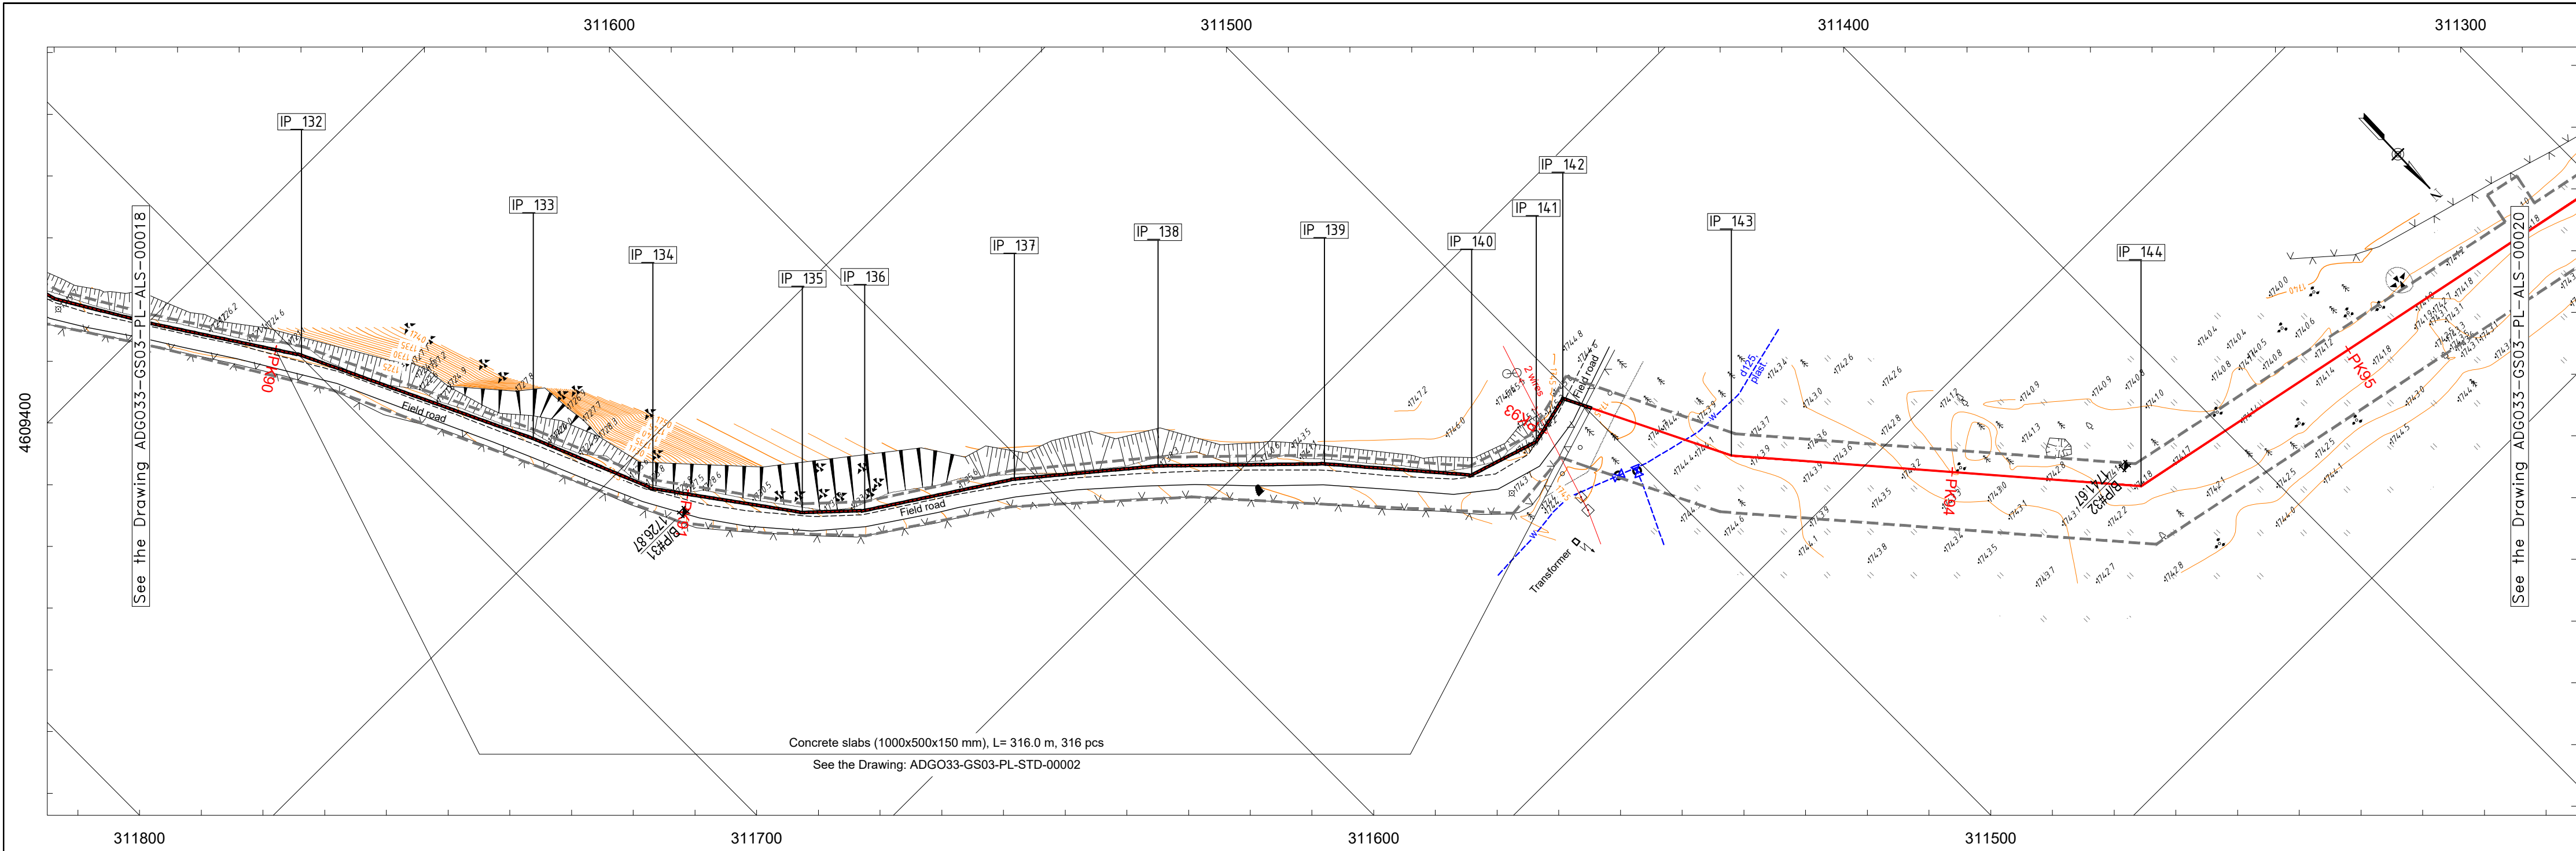

Piket (PK)	90	91	92	93	94	95
Ground Elevation , m	1721.10	1721.15	1721.20	1721.25	1721.30	1721.35
Distance, m	0.0	0.003	0.004	0.005	0.006	0.007
Depth of Trench, m	1.1	1.1	1.1	1.1	1.1	1.1
Row Width, m	4.0	7.5	9.5	18	4.0	4.0
Category	IV					
Wall Thickness and Dia	323.5 x 7.5 API 5L					
Coating	Factory, 3LPE min 2.88mm, L=501.0 m					
Pipeline Protection/Pipe Weights (type, quantity and step(distance))	Concrete slabs (1000x500x150 mm), L = 316.0 m, 316 pcs					
Casing Dia xWT, mm Length, m						
Valve						
Pipeline Marks	AM					
Above & Underground Communication	PTL					
Trench Breaker						
Reference Drawing						

IPs	X	Y	Angle	შპს ადგენი / NOTES
IP_132	311699.61	4609430.02	8°	1. შპს ადგენის მიერ დაგეგმილი გზის სიგრძე: 316.0 მ. COORDINATE SYSTEM WGS_1984_UTM_Zone_38N Projection: Transverse_Mercator Linear Unit: Meter Datum: KRONSTADT (BALTIC SEA)
IP_133	311675.46	4609480.92	3°	
IP_134	311664.14	4609508.29	14°	306098000 ადგენის / LEGEND
IP_135	311643.76	4609536.27	11°	
IP_136	311633.33	4609546.00	10°	- Projected Gas Pipeline - Existing Gas Pipeline - ROW - Optical fiber cable - Existing Water Pipeline
IP_137	311604.02	4609565.05	7°	
IP_138	311578.63	4609586.06	5°	- Bore pit (B/P) - Borehole (B/H) IP - Intersection point AM - Aerial marker post MP - Marker post CP - Cathodic protection AM/CP - Cathodic protection/Aerial marker post AV - Vertical Angle AH - Horizontal Angle AJ - Joint Angle A - Angle CB - Cold Bend HB - Hot Bend PTL - Power transmission line WP - Water pipeline GP - Gas pipeline OP - Oil pipeline UOC - Fiber-Optic cable - Level of underground water - Drainage
IP_139	311551.31	4609612.59	5°	
IP_140	311529.29	4609638.12	32°	1. After the construction material is prepared, the pipeline axis should be planned and specified by the pipeline profile. 2. Deepening the pipeline (distance from the surface of the pipe to the upper pipe) was at least 0.8 m (0.7 m in the rocky ground).
IP_141	311513.42	4609643.16	31°	
IP_142	311502.14	4609640.45	77°	შპს ადგენის მიერ დაგეგმილი გზის სიგრძე: 316.0 მ. ADDITIONAL INFORMATION
IP_143	311484.05	4609676.83	14°	
IP_144	311422.58	4609747.88	38°	
				შპს ადგენის მიერ დაგეგმილი გზის სიგრძე: 316.0 მ. GEOLOGY
				1. The drawing is read from the left to the right.
				2. Dimensions on the drawing are specified in meters.
				3. IP 0° does not exist.
				4. Standard drawing of Concrete Pipe DN 300: #ADGO33-GS03-PL-STD-00001
				5. Concreted Slab 1000x500x150 mm: #ADGO33-GS03-PL-STD-00002
				6. Protective unit of underground cable on the pipeline crossing point: #ADGO33-GS03-PL-STD-00003
				7. Marker Post: #ADGO33-GS03-PL-STD-00004
				8. Pipeline Marker Post: #ADGO33-GS03-PL-STD-00005
				9. Joint drawing of control - measurement point (CP) and marker post (AM): #ADGO33-GS03-PL-STD-00006
				10. Drainage: #ADGO33-GS03-PL-STD-00007
				11. Trench Breaker: #ADGO33-GS3-PL-CPR-00008.
				12. Valves: #ADGO33-GS03-PL-DTL-00001, 00003, 00005, 00012.
				13. Fencing and foundation of valves: #ADGO33-GS03-PL-DTL-00002, 00004, 00006, 00011, 00013.
				14. Schematic drawings: #ADGO33-GS03-PL-SCM-00001 - 00004.
				შპს ადგენის მიერ დაგეგმილი გზის სიგრძე: 316.0 მ. POSITION NAME SIGN
				Approved by T. Javakhishvili
				Checked by K. Telashvili
				Checked by S. Kirakosovi
				Processed by Ts. Maghlakelidze
				Drawn by A. Farli
				შპს ადგენის მიერ დაგეგმილი გზის სიგრძე: 316.0 მ. DATE 28/09/18 22/01/19
				შპს ადგენის მიერ დაგეგმილი გზის სიგრძე: 316.0 მ. SHEET 19 (66) Rev.No C01
				შპს ადგენის მიერ დაგეგმილი გზის სიგრძე: 316.0 მ. SCALE (A1): Hor. 1:1000; Vert. 1:200
				შპს ადგენის მიერ დაგეგმილი გზის სიგრძე: 316.0 მ. "Adigeni - Goderdzi" Gas Main Pipeline Construction Project
				შპს ადგენის მიერ დაგეგმილი გზის სიგრძე: 316.0 მ. Gas pipeline area pk 90+00 - pk 95+00 Plan and Profile
				შპს ადგენის მიერ დაგეგმილი გზის სიგრძე: 316.0 მ. შპს ადგენის მიერ დაგეგმილი გზის სიგრძე: 316.0 მ.